


県道

村道

火の見櫓

駐車禁止
下部消防用水槽

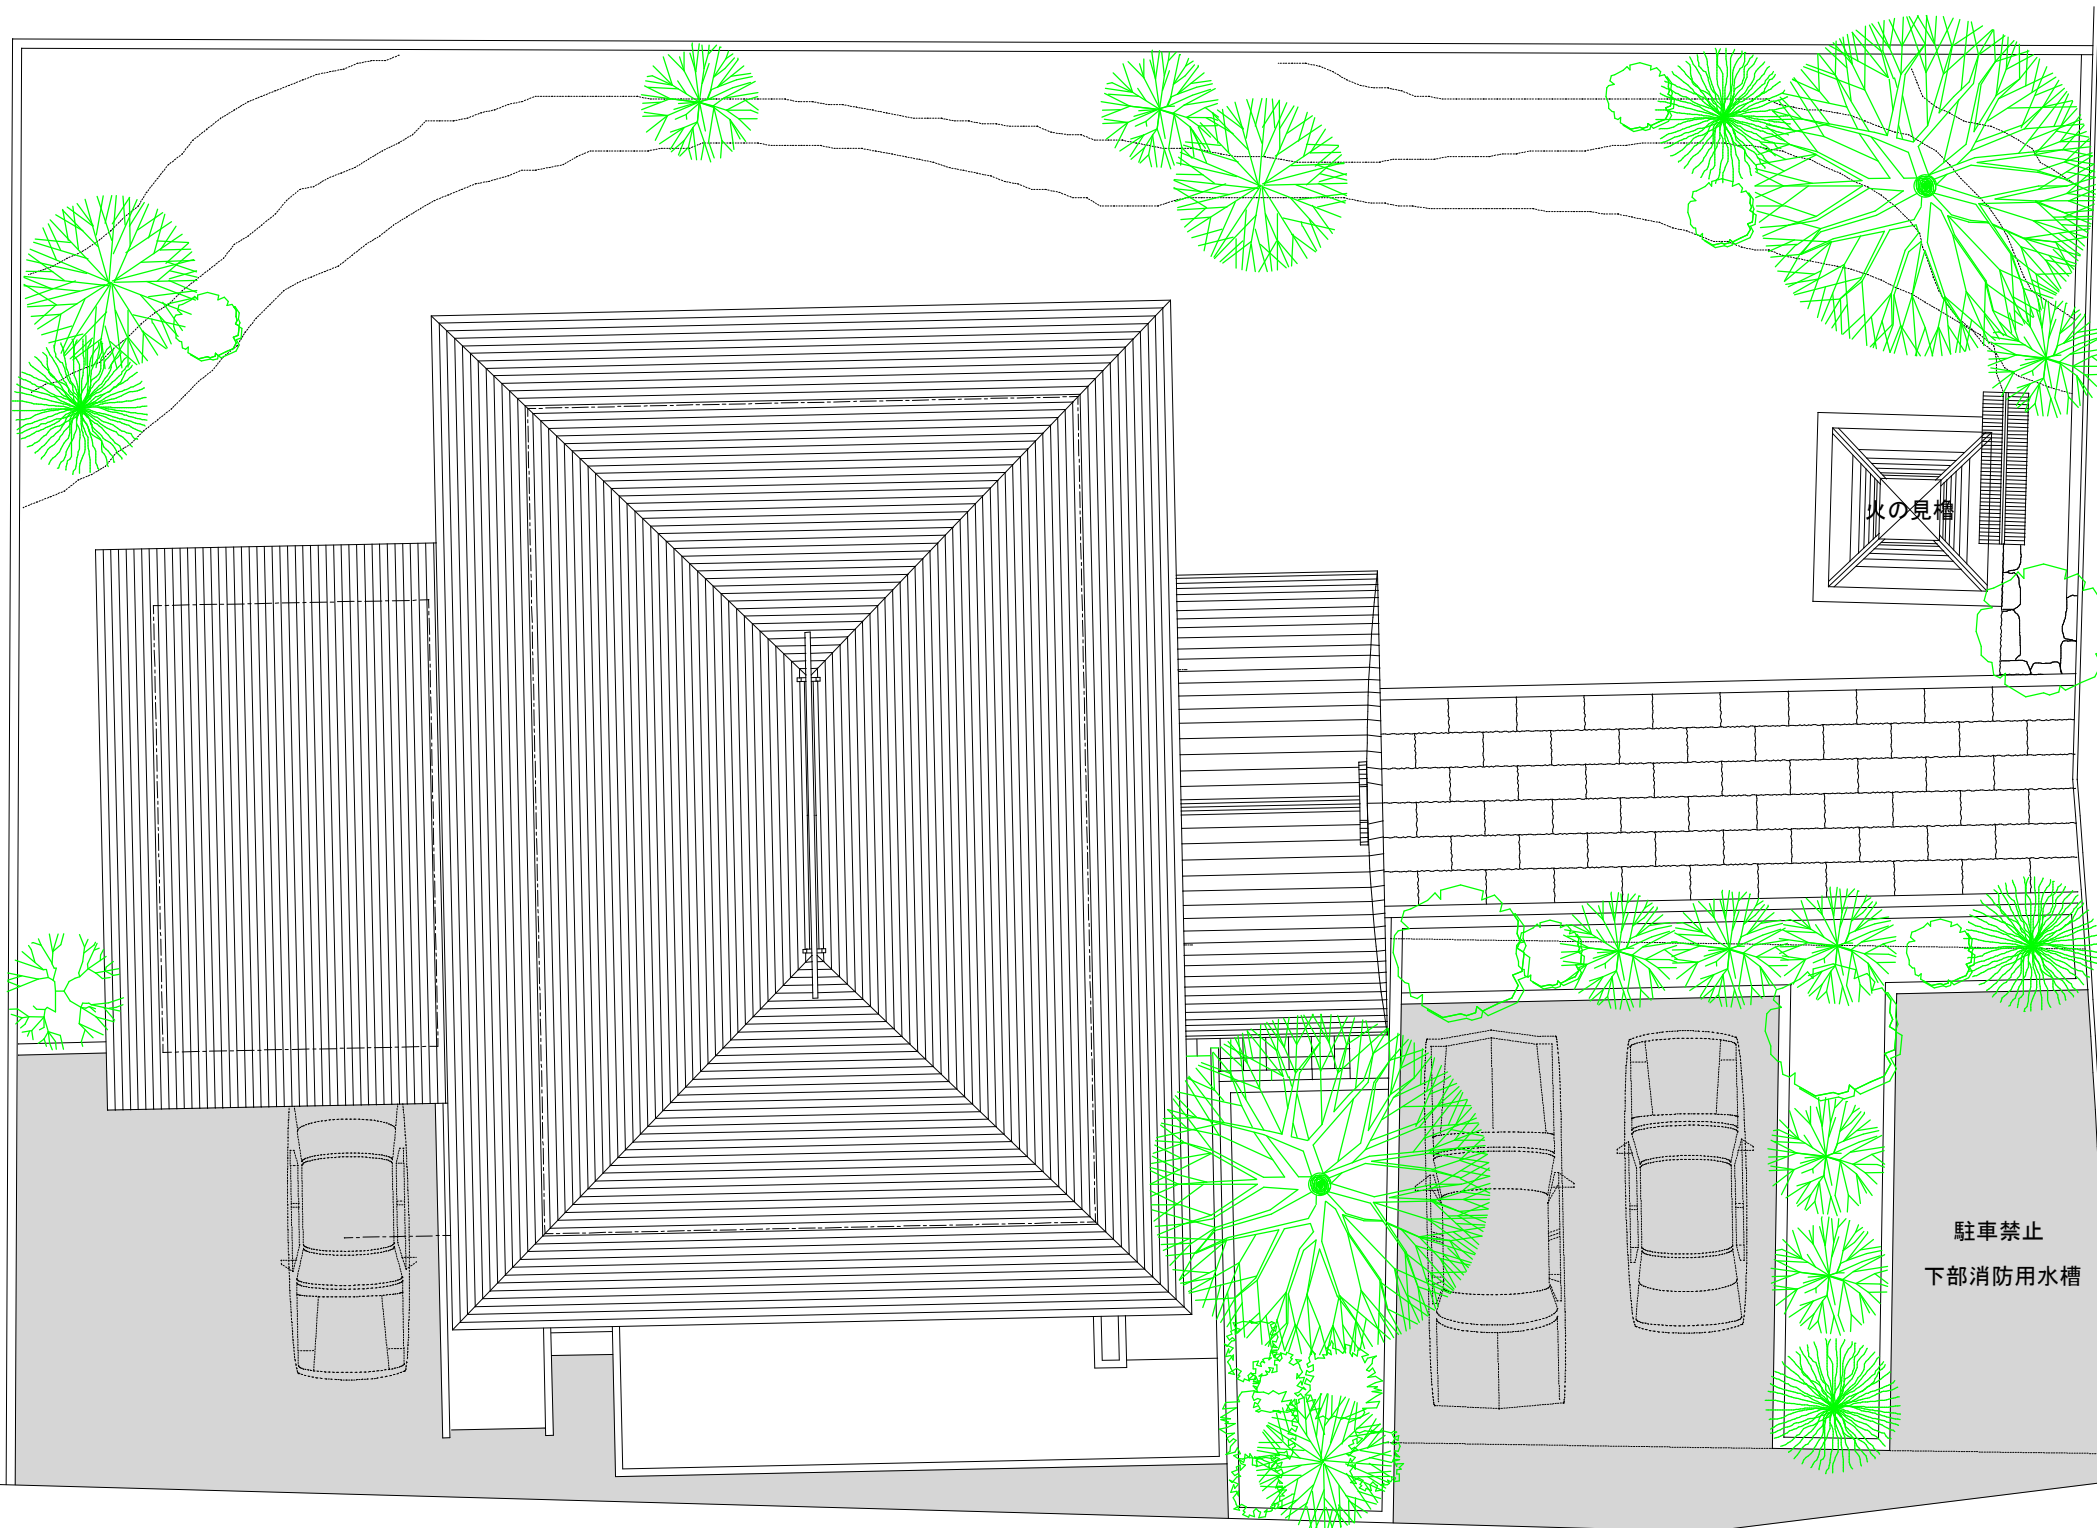

特定非営利活動法人
街・建築・文化再生集団
Restauro dell'Architettura e Cultura

名称
旧沼田警察署分署復原整備案

年月日	担当	承認

図面名
提案配置図

縮尺	図面番号
	A - 0 5